


RZUT PIĘTRA

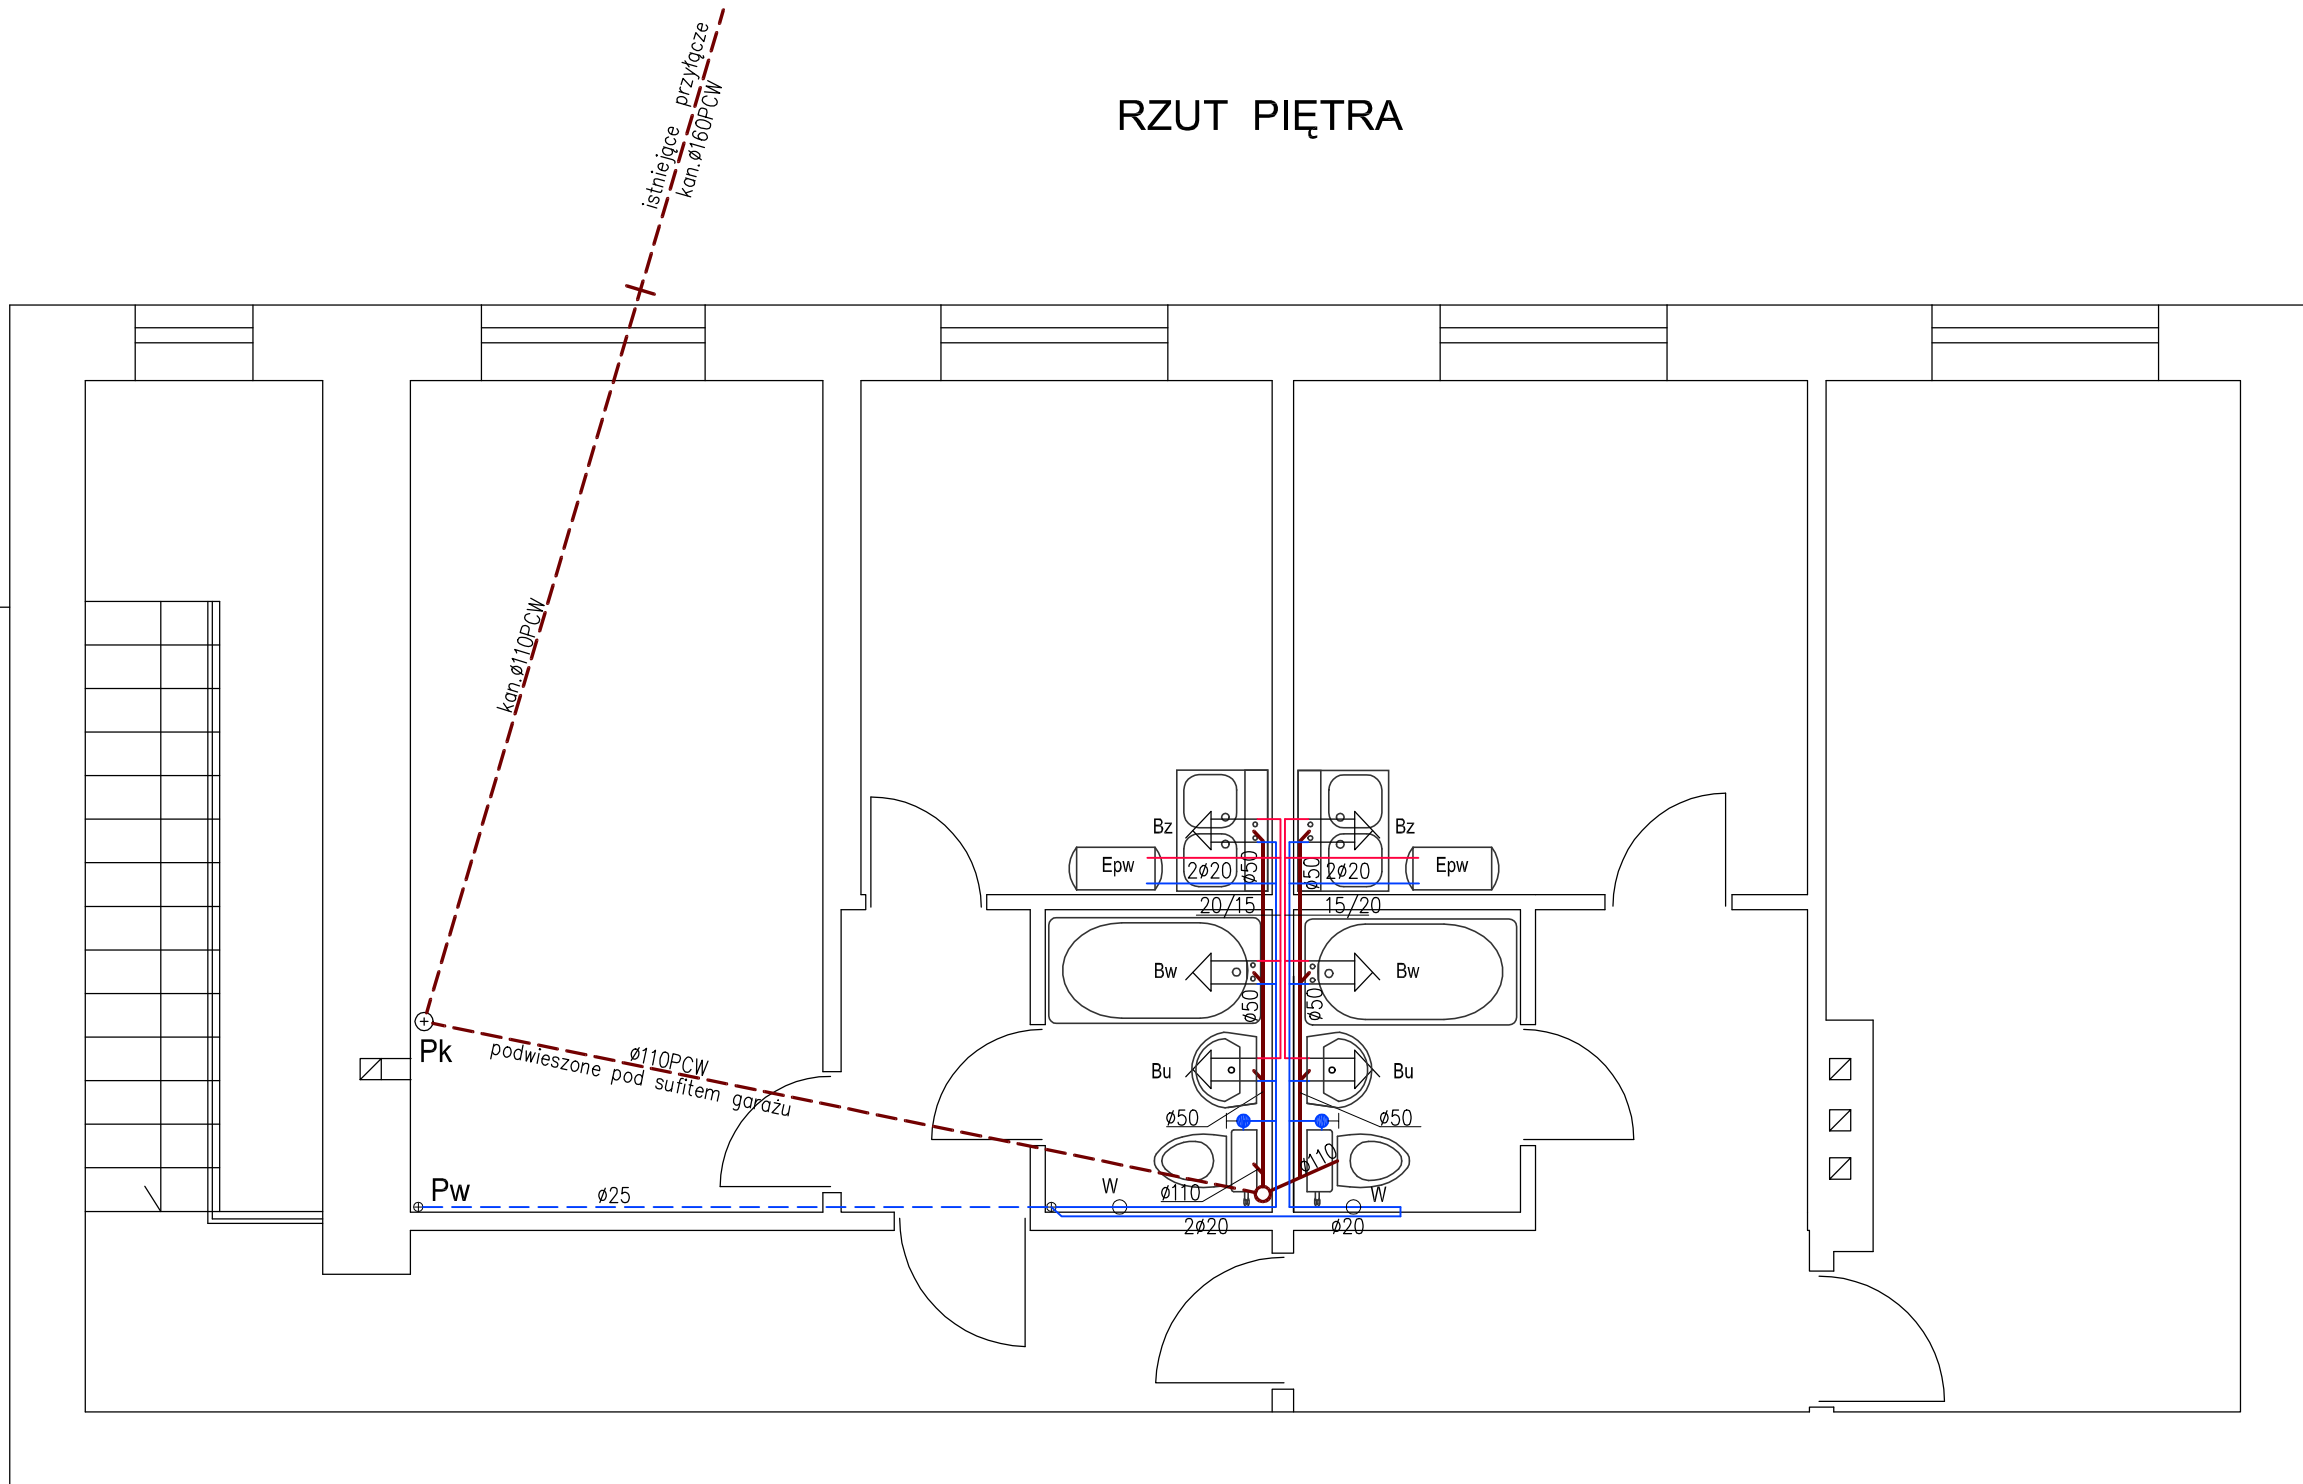

- Woda zimna
 - Woda ciepła
 - Kanalizacja
- Epw. - El. podgrzewacz wody
 - Bu - Bateria umywalkowa
 - Bw - Bateria wannowa
 - Bz - Bateria zlewozmywakowa
 - Pk - Pion kanalizacyjny
 - Pw - Pion wody
 - W - Wodomierz

INWESTOR: <i>Urząd Miasta i Gminy Opatów</i> Plac Obrońców Pokoju 34 27-500 Opatów		Skala 1:50	SPIN
TEMAT: <i>Rozbudowa i zmiana sposobu użytkowania istniejącego budynku po PKPolicji na cele mieszkalne.</i>		Nr rys. 11	
INSTALACJA WOD. - KAN. Opatów ul. Sienkiewicza dz. nr 661/1 obiekt " 3 "			
Branża	Projektant	Uprawnienia	Podpis
Budowlana	Andrzej Zielonka	162/83,257,258/93	
	Ryszard Staszewski		